

ES: PROGETTO ARCH.


PLANIMETRIA GENERALE SIST. ESTERNE E SCHEMA RETI

1:100

ES ARC
3 PRO: PG

Committente: COMUNE DI BOMPIORTO
Via Per Modena, 7
41030 Bomporto -MO-


progettista: geom. TIZIANO VALLI
Via Gorghetto 29, 41030 Solara (Mo)
cell. 3381521510 fax. 059 901676
e-mail geom.valli@virgilio.it

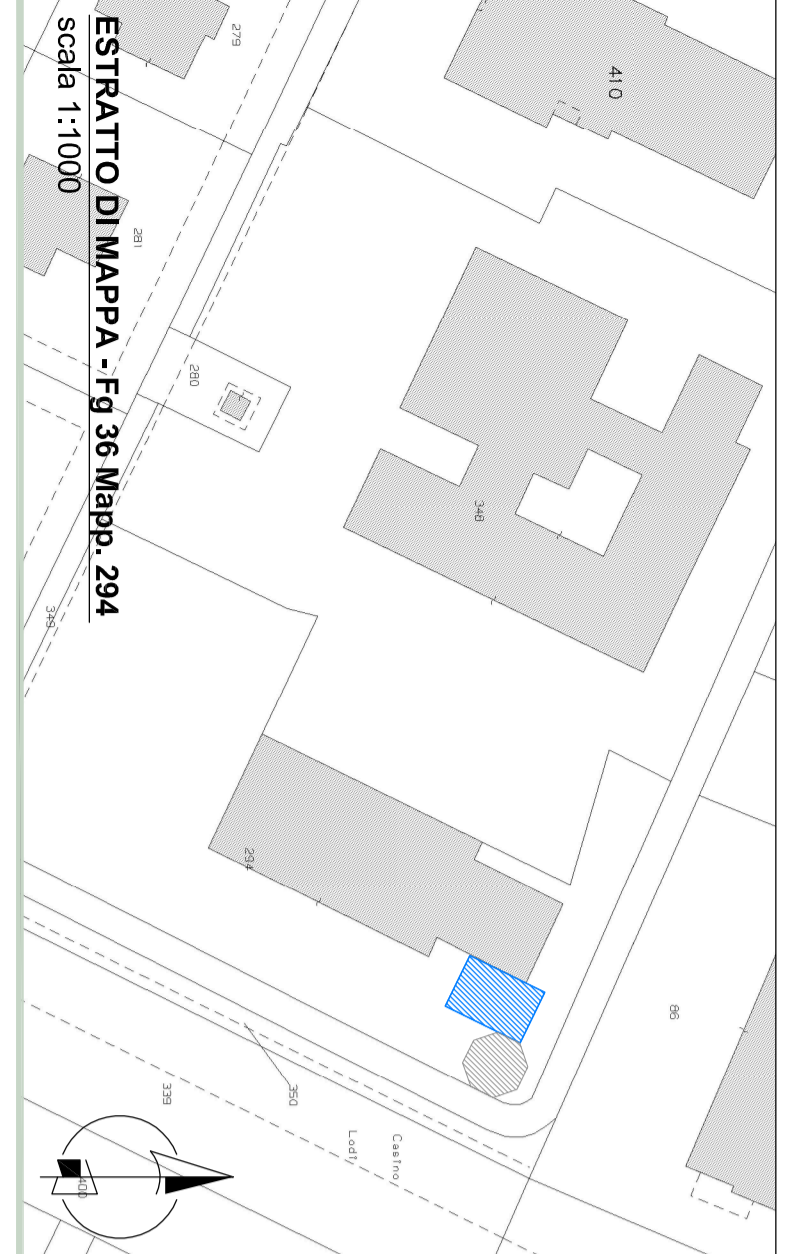


ESTRATTO DI MAPPA - Fg 36 Mapp. 294
scala 1:1000

LEGENDA:

---	Fognatura esistente: PVC Ø250
---	Linea acqua esistente: PN10 DN50
---	Linea elettricità esistente: corrugato Ø125
---	Linea di terra esistente: corrugato Ø125
---	Linea telefono esistente: corrugato Ø125
---	Linee Antincendio esistenti dismesse
---	Fognatura nera in progetto: PVC Ø125
---	Fognatura bianca in progetto: PVC Ø100
---	Linea acqua in progetto: PN12,5 DN32
---	Linea elettricità in progetto: corrugato Ø90
---	Linea di terra in progetto: corrugato Ø90 o Ø63
---	Linea telefono in progetto: corrugato Ø90 o Ø63
P	E - Esistente
P	P - Progetto
fb	Botola con valvola antiriflusso Ø110
fb	Fossa biologica prefabbricata Ø80 in cis
B	Pozzetti sifonati per pluviali in polipropilene
B	Botole in ghisa sferoidale luce netta 400x400
B	Botole in ghisa sferoidale luce netta 300x300
B	Botole in ghisa impianto antincendio da rimuovere e riutilizzare

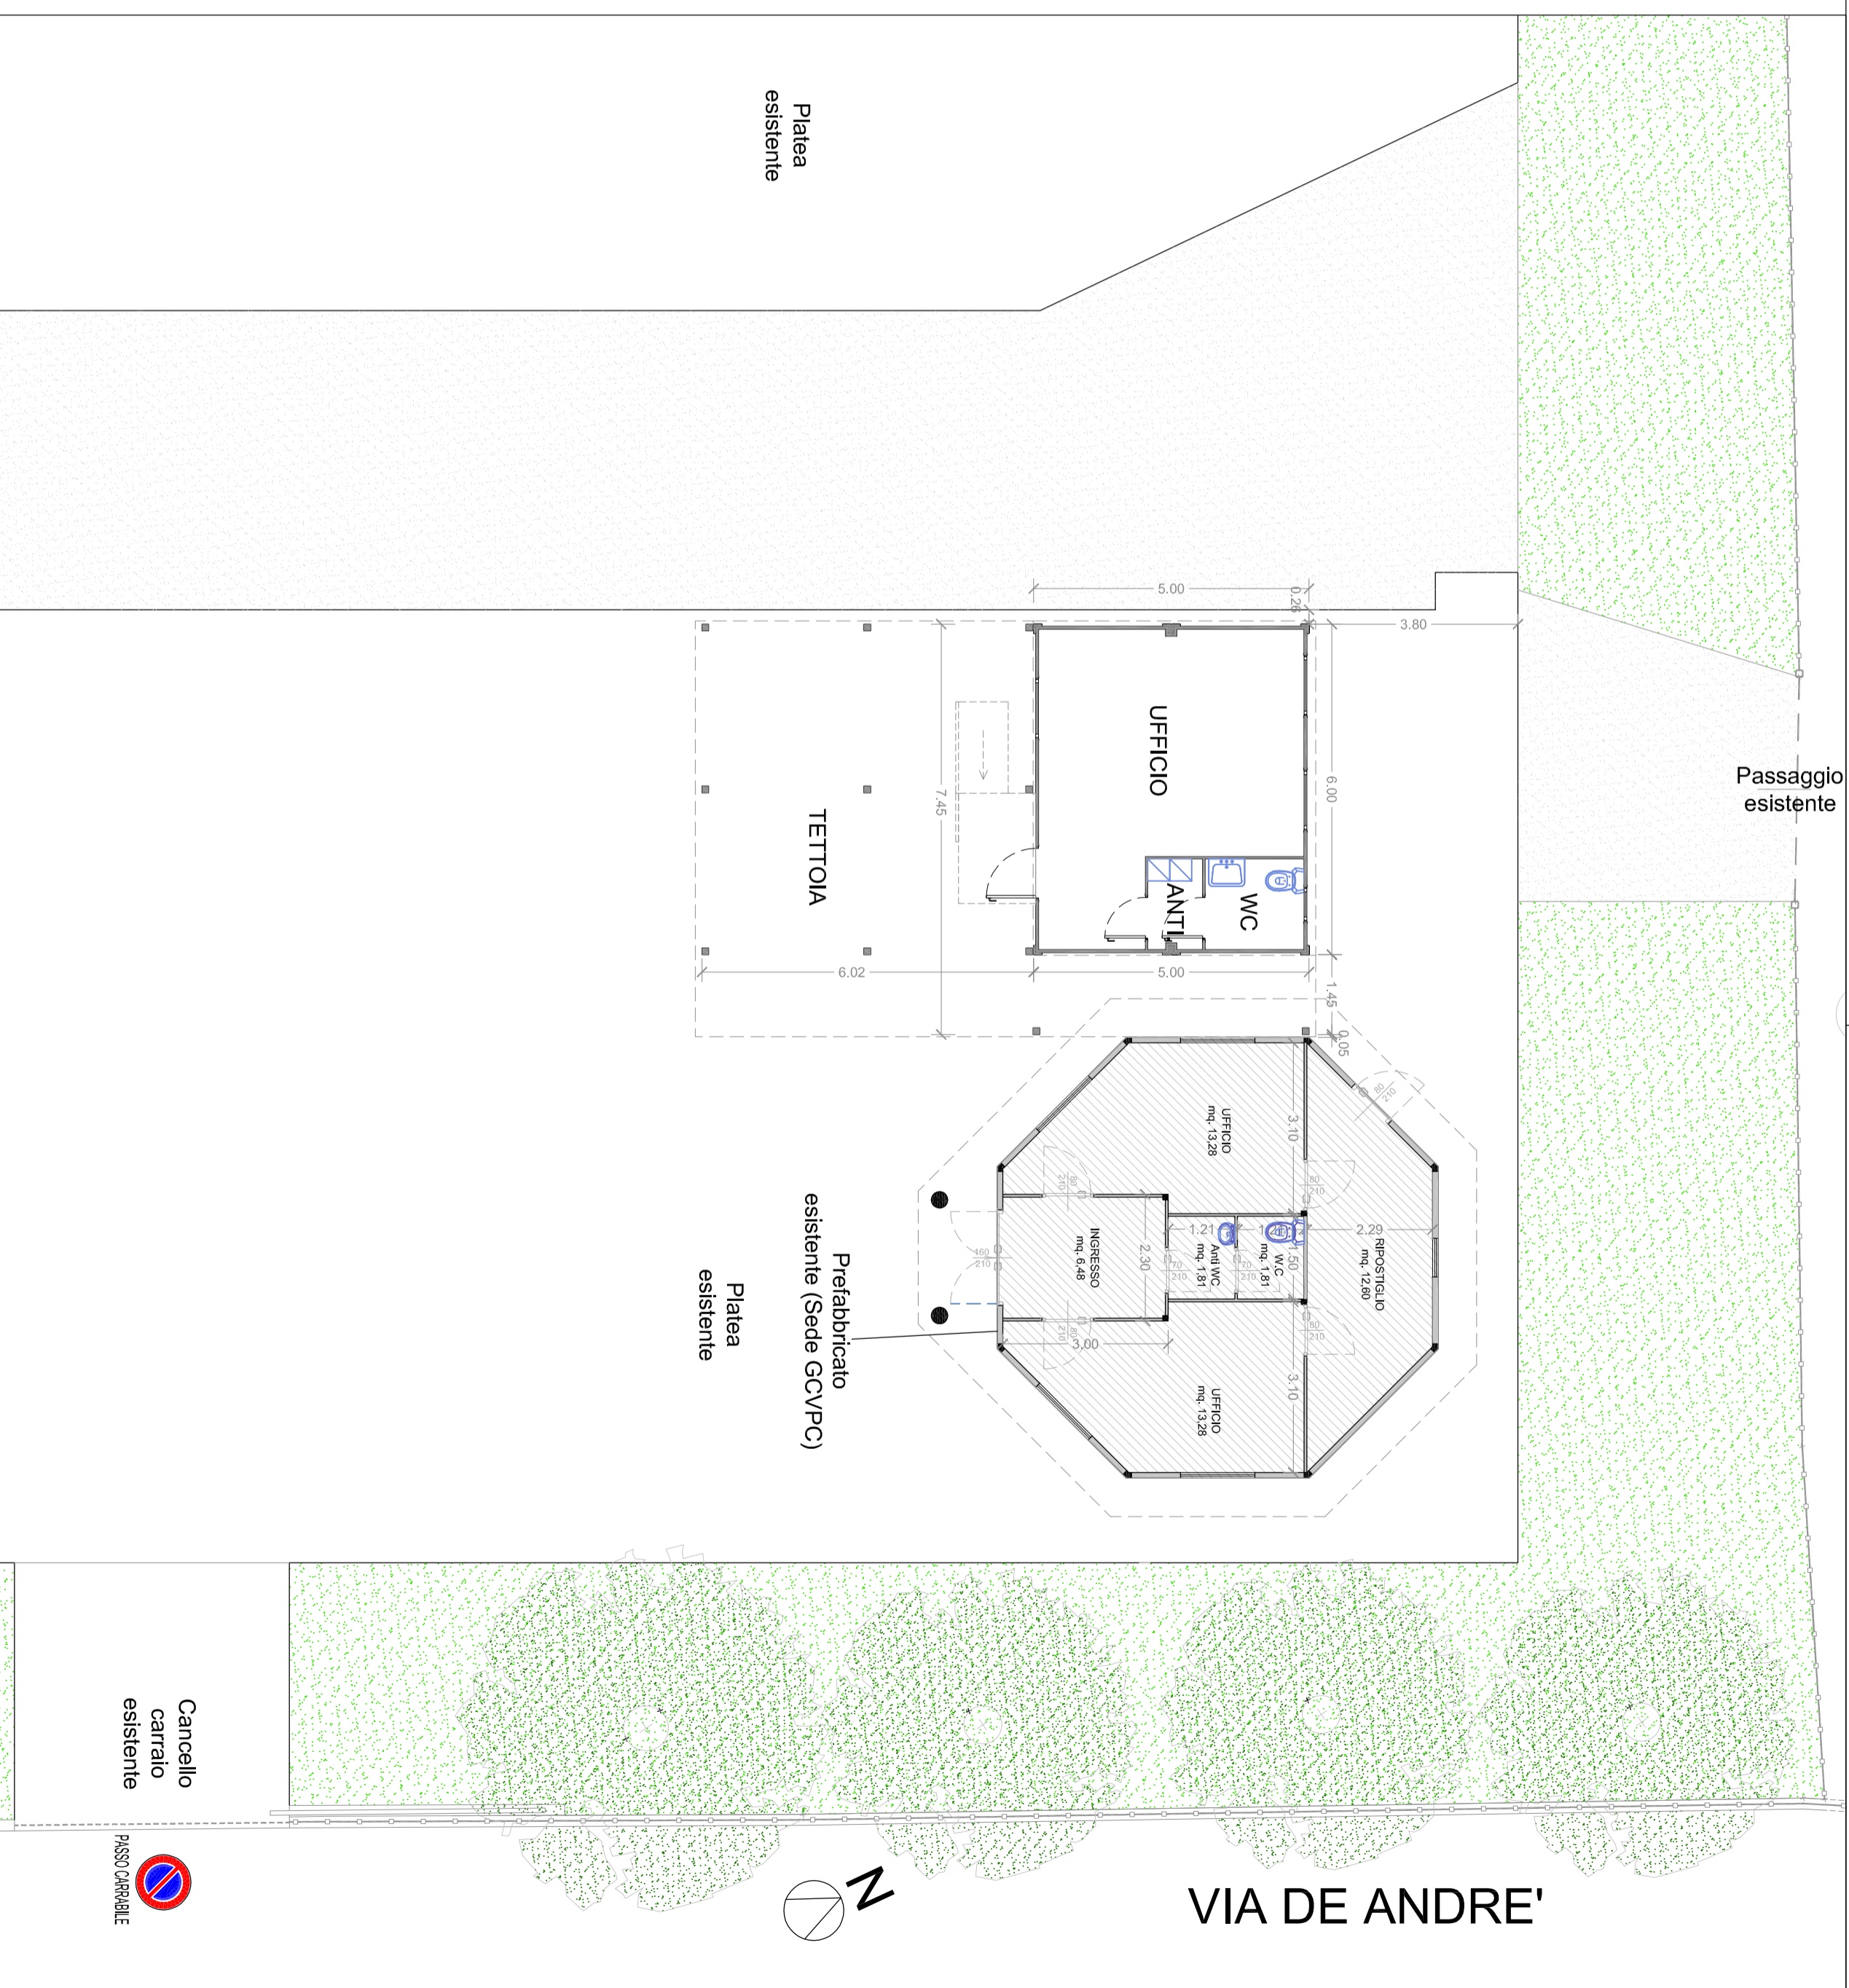

PLANIMETRIA SISTEMAZIONE ESTERNA E POSIZIONAMENTO PREFABBRICATI 1:100

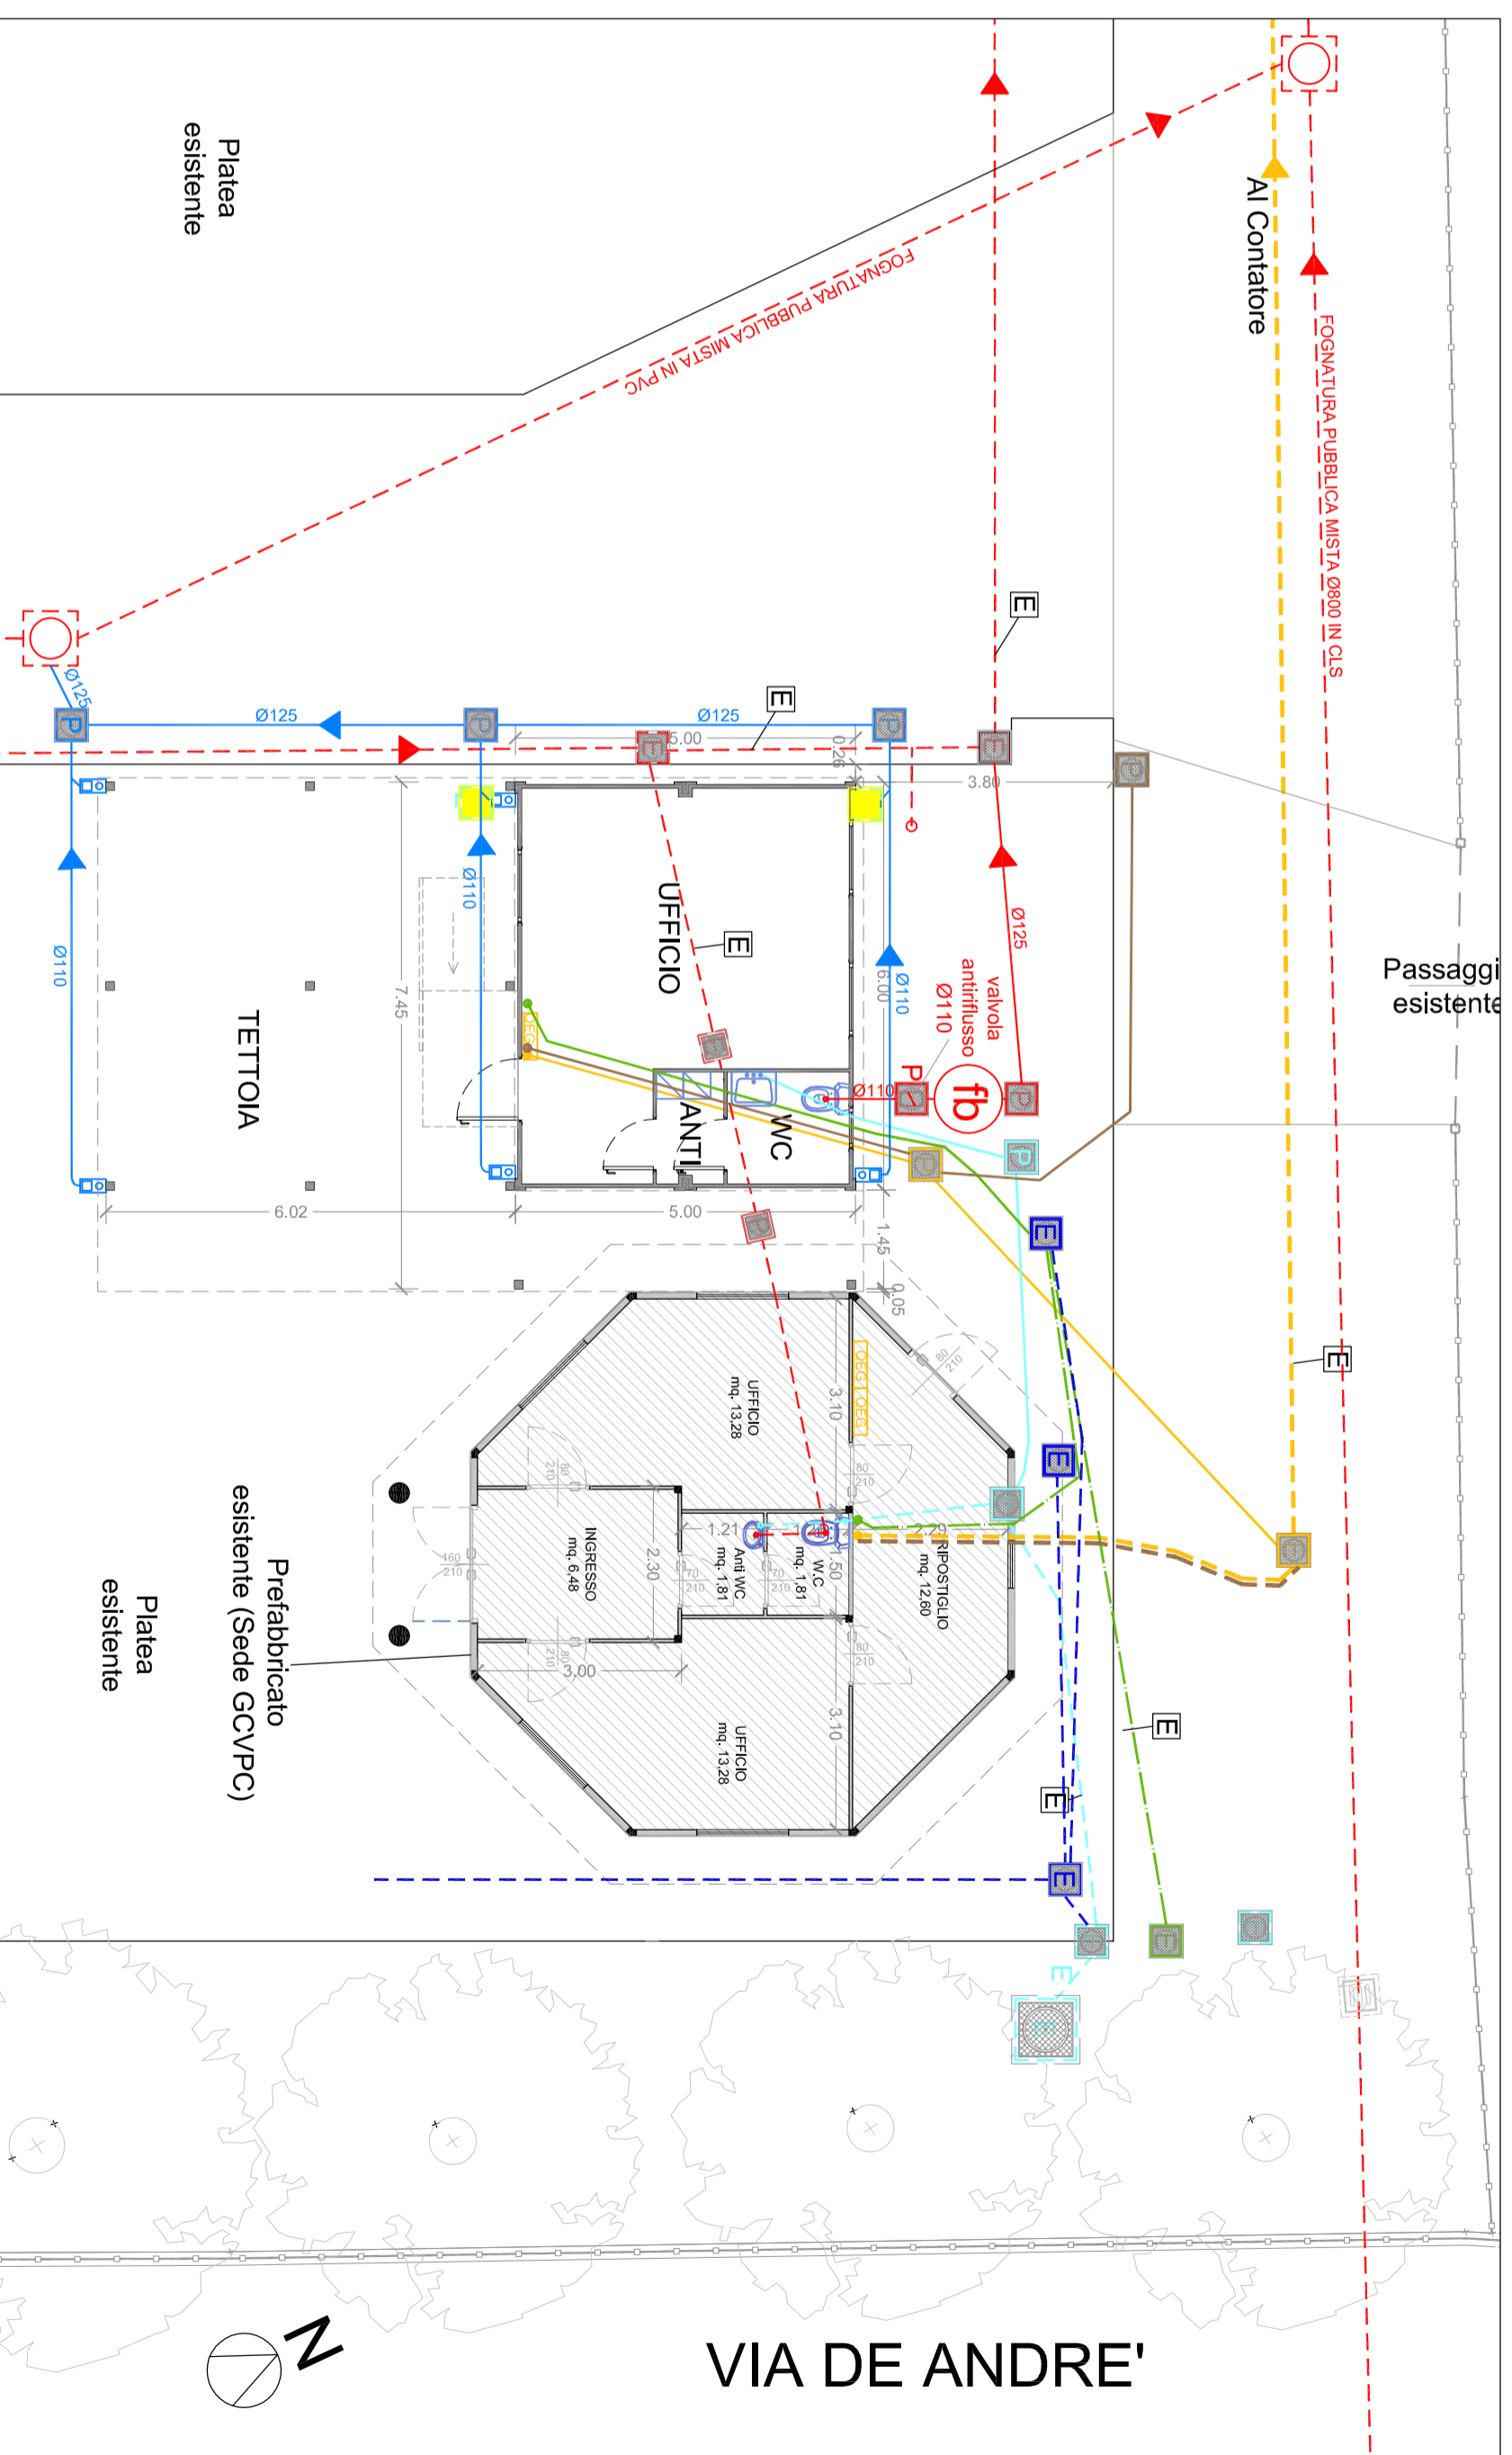

SCHEMA RETI E FOGNATURE 1:100